







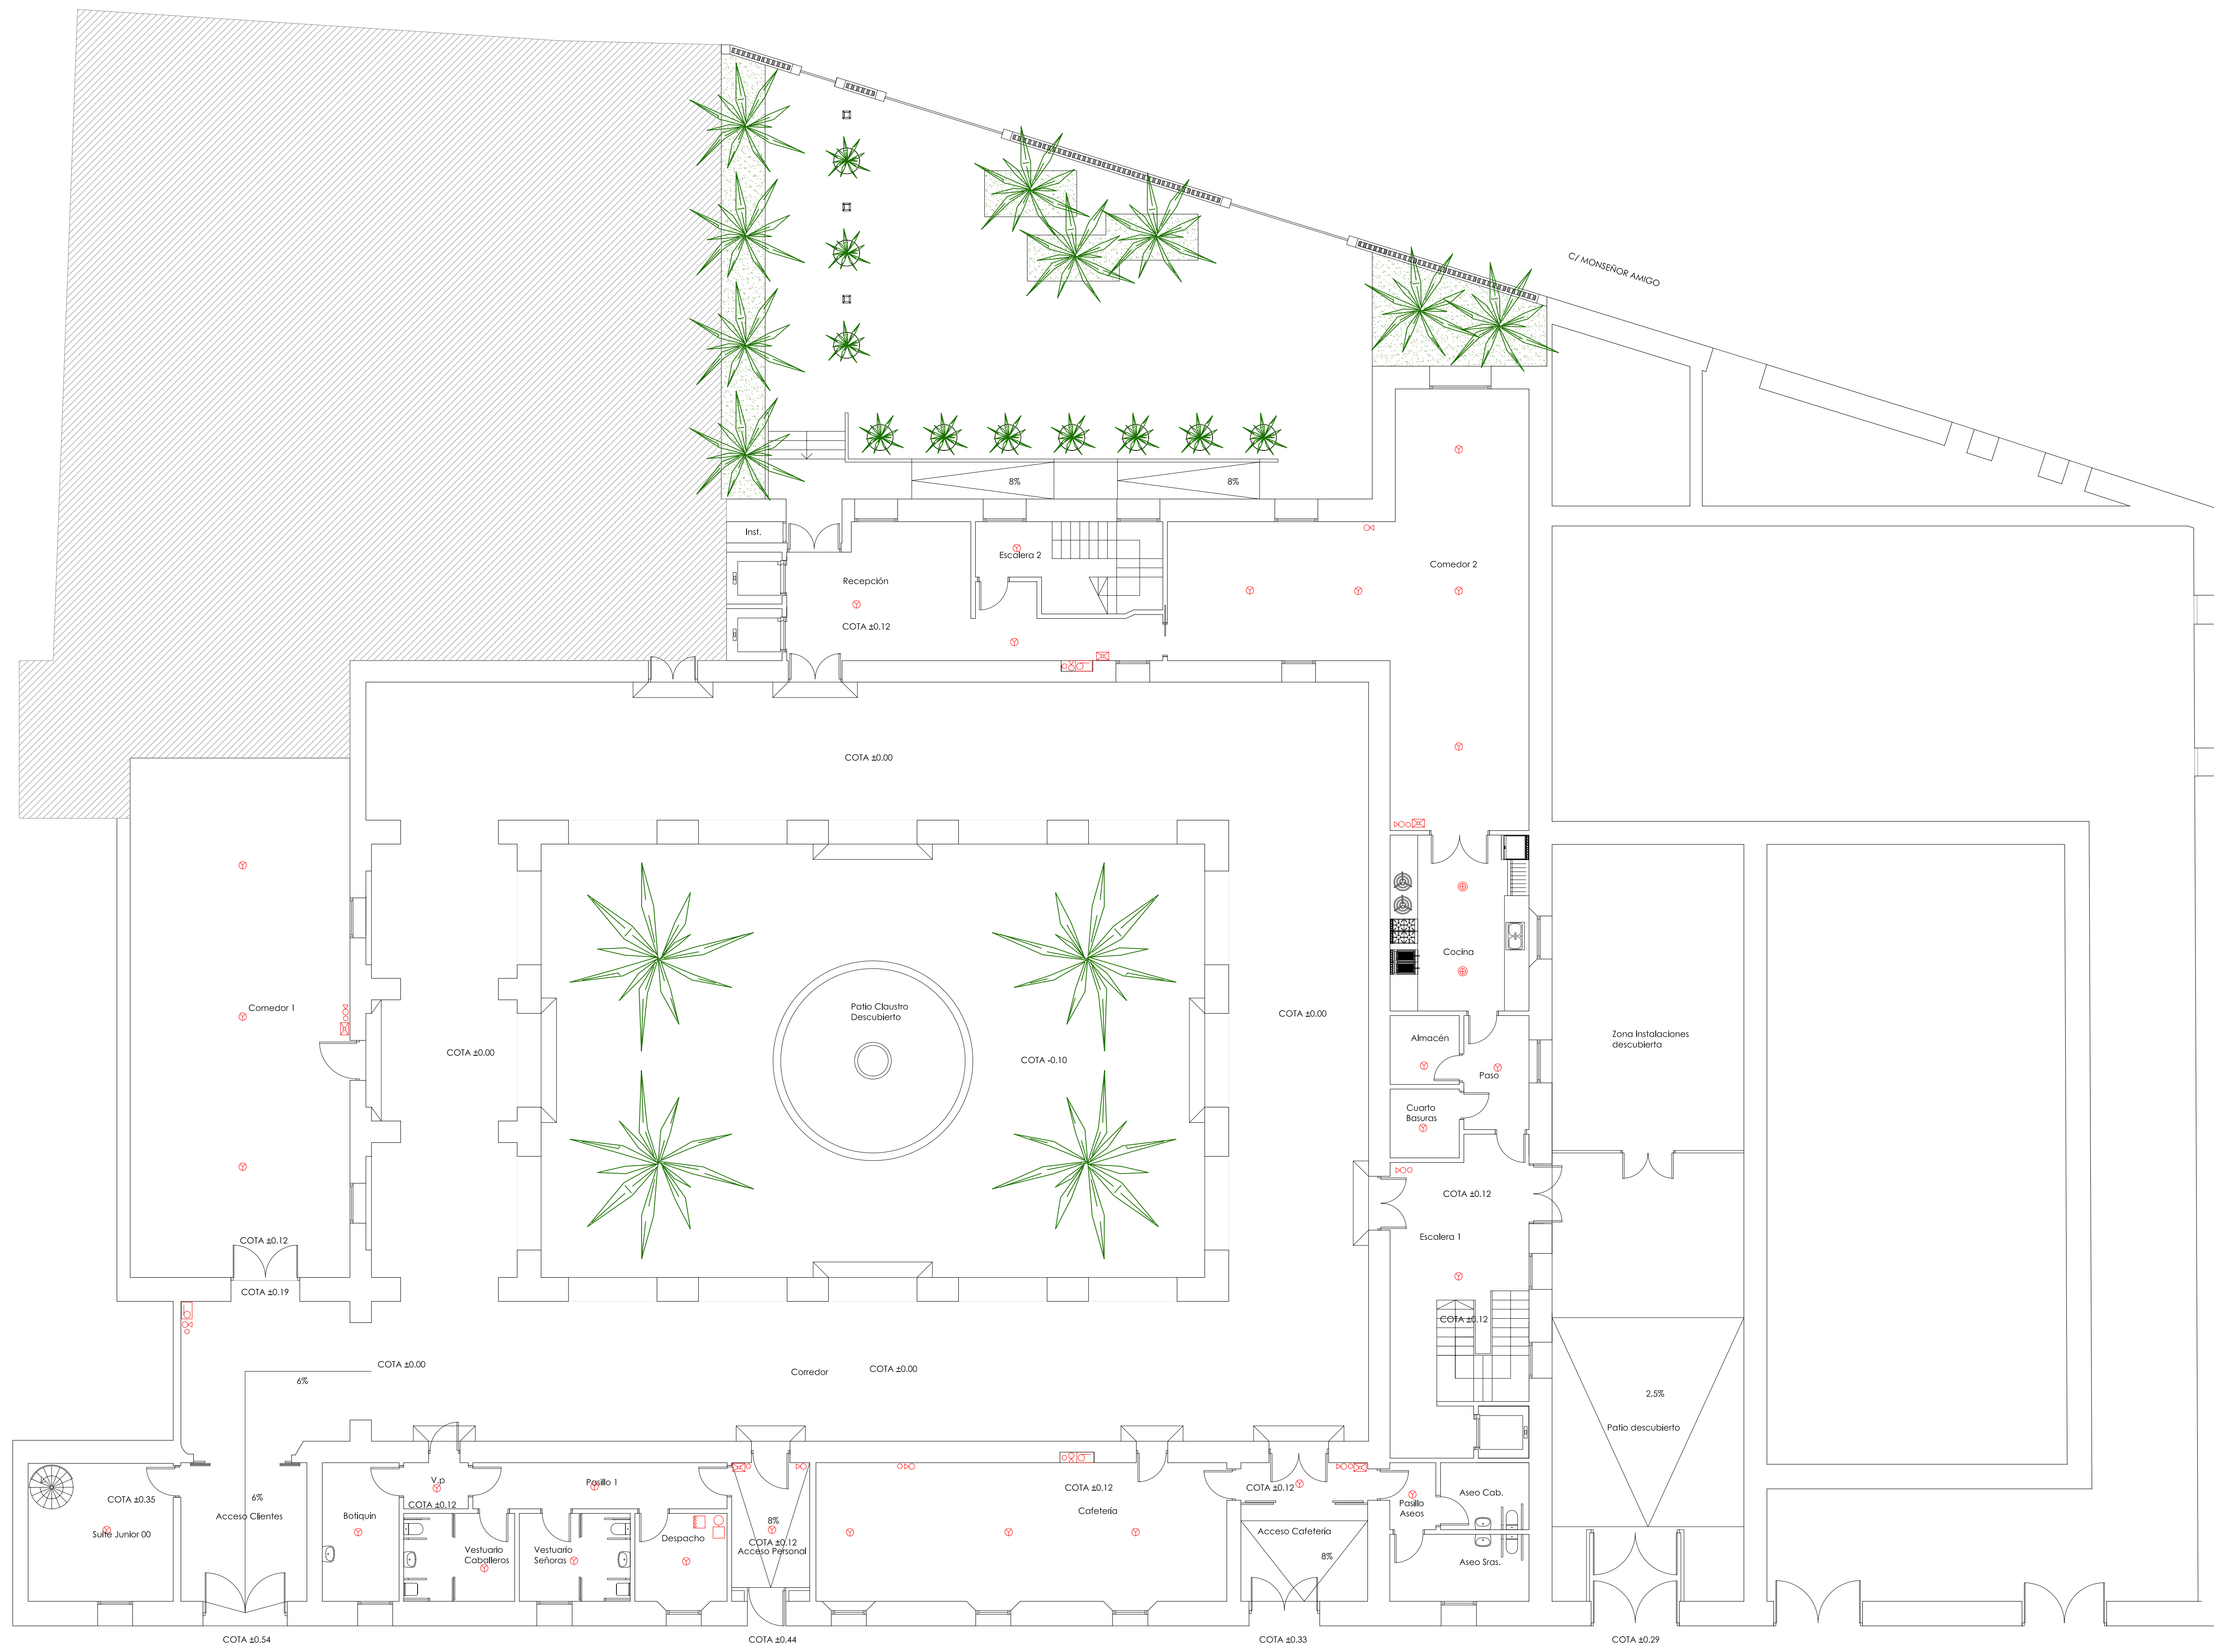
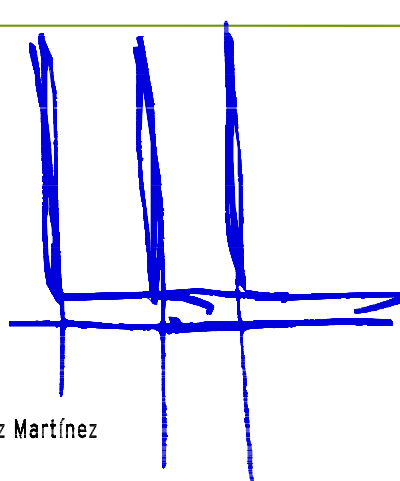


MEDIOS DE DETECCIÓN, CONTROL Y EXTINCIÓN DE INCENDIOS

-  EXTINTOR MANUAL
-  BIE Ø25mm
-  ROCIADORES
-  CENTRAL DE CONTROL ROCIADORES
-  DETECTOR IONICO
-  EQUIPO DETECCIÓN
-  PULSADOR ALARMA
-  SIRENA DE ALARMA



C/ ORFELINO ALMELA

PROYECTO BASICO DE REHABILITACIÓN DE LA CASA DE LA MISERICORDIA		EMPLAZAMIENTO CALLE FRAY BONIFACIO FERRER, 7 SEGORBE. CASTELLÓN	
 Carlos Martínez Martínez ARQUITECTO M&M ARQUITECTOS ASOCIADOS S.L.U.		COD	EXPEDIENTE 08/1152
		Nº REVISIÓN rev. 01	SUSTITUYE
PROMOTOR EXCMO. AYUNTAMIENTO DE SEGORBE		FECHA JULIO 2009	VBF
		DENOMINACIÓN DBSI. DETECCIÓN Y EXTINCIÓN PLANTA BAJA	
		ESCALA 1/100	Nº PLANO DBSI-01
 arquitectos urbanismo y gestión de suelo asistencia técnica a la edificación ingeniería consultoría y gestión integral laboratorios y laboraciones medioambiente energías renovables Pza. León Española, 4 - 2º bajo dcha 46010 VALENCIA Tel 963 393 200 Fax 963 393 201 info@mmproyectos.es			